


Sezione (scala 1:20)

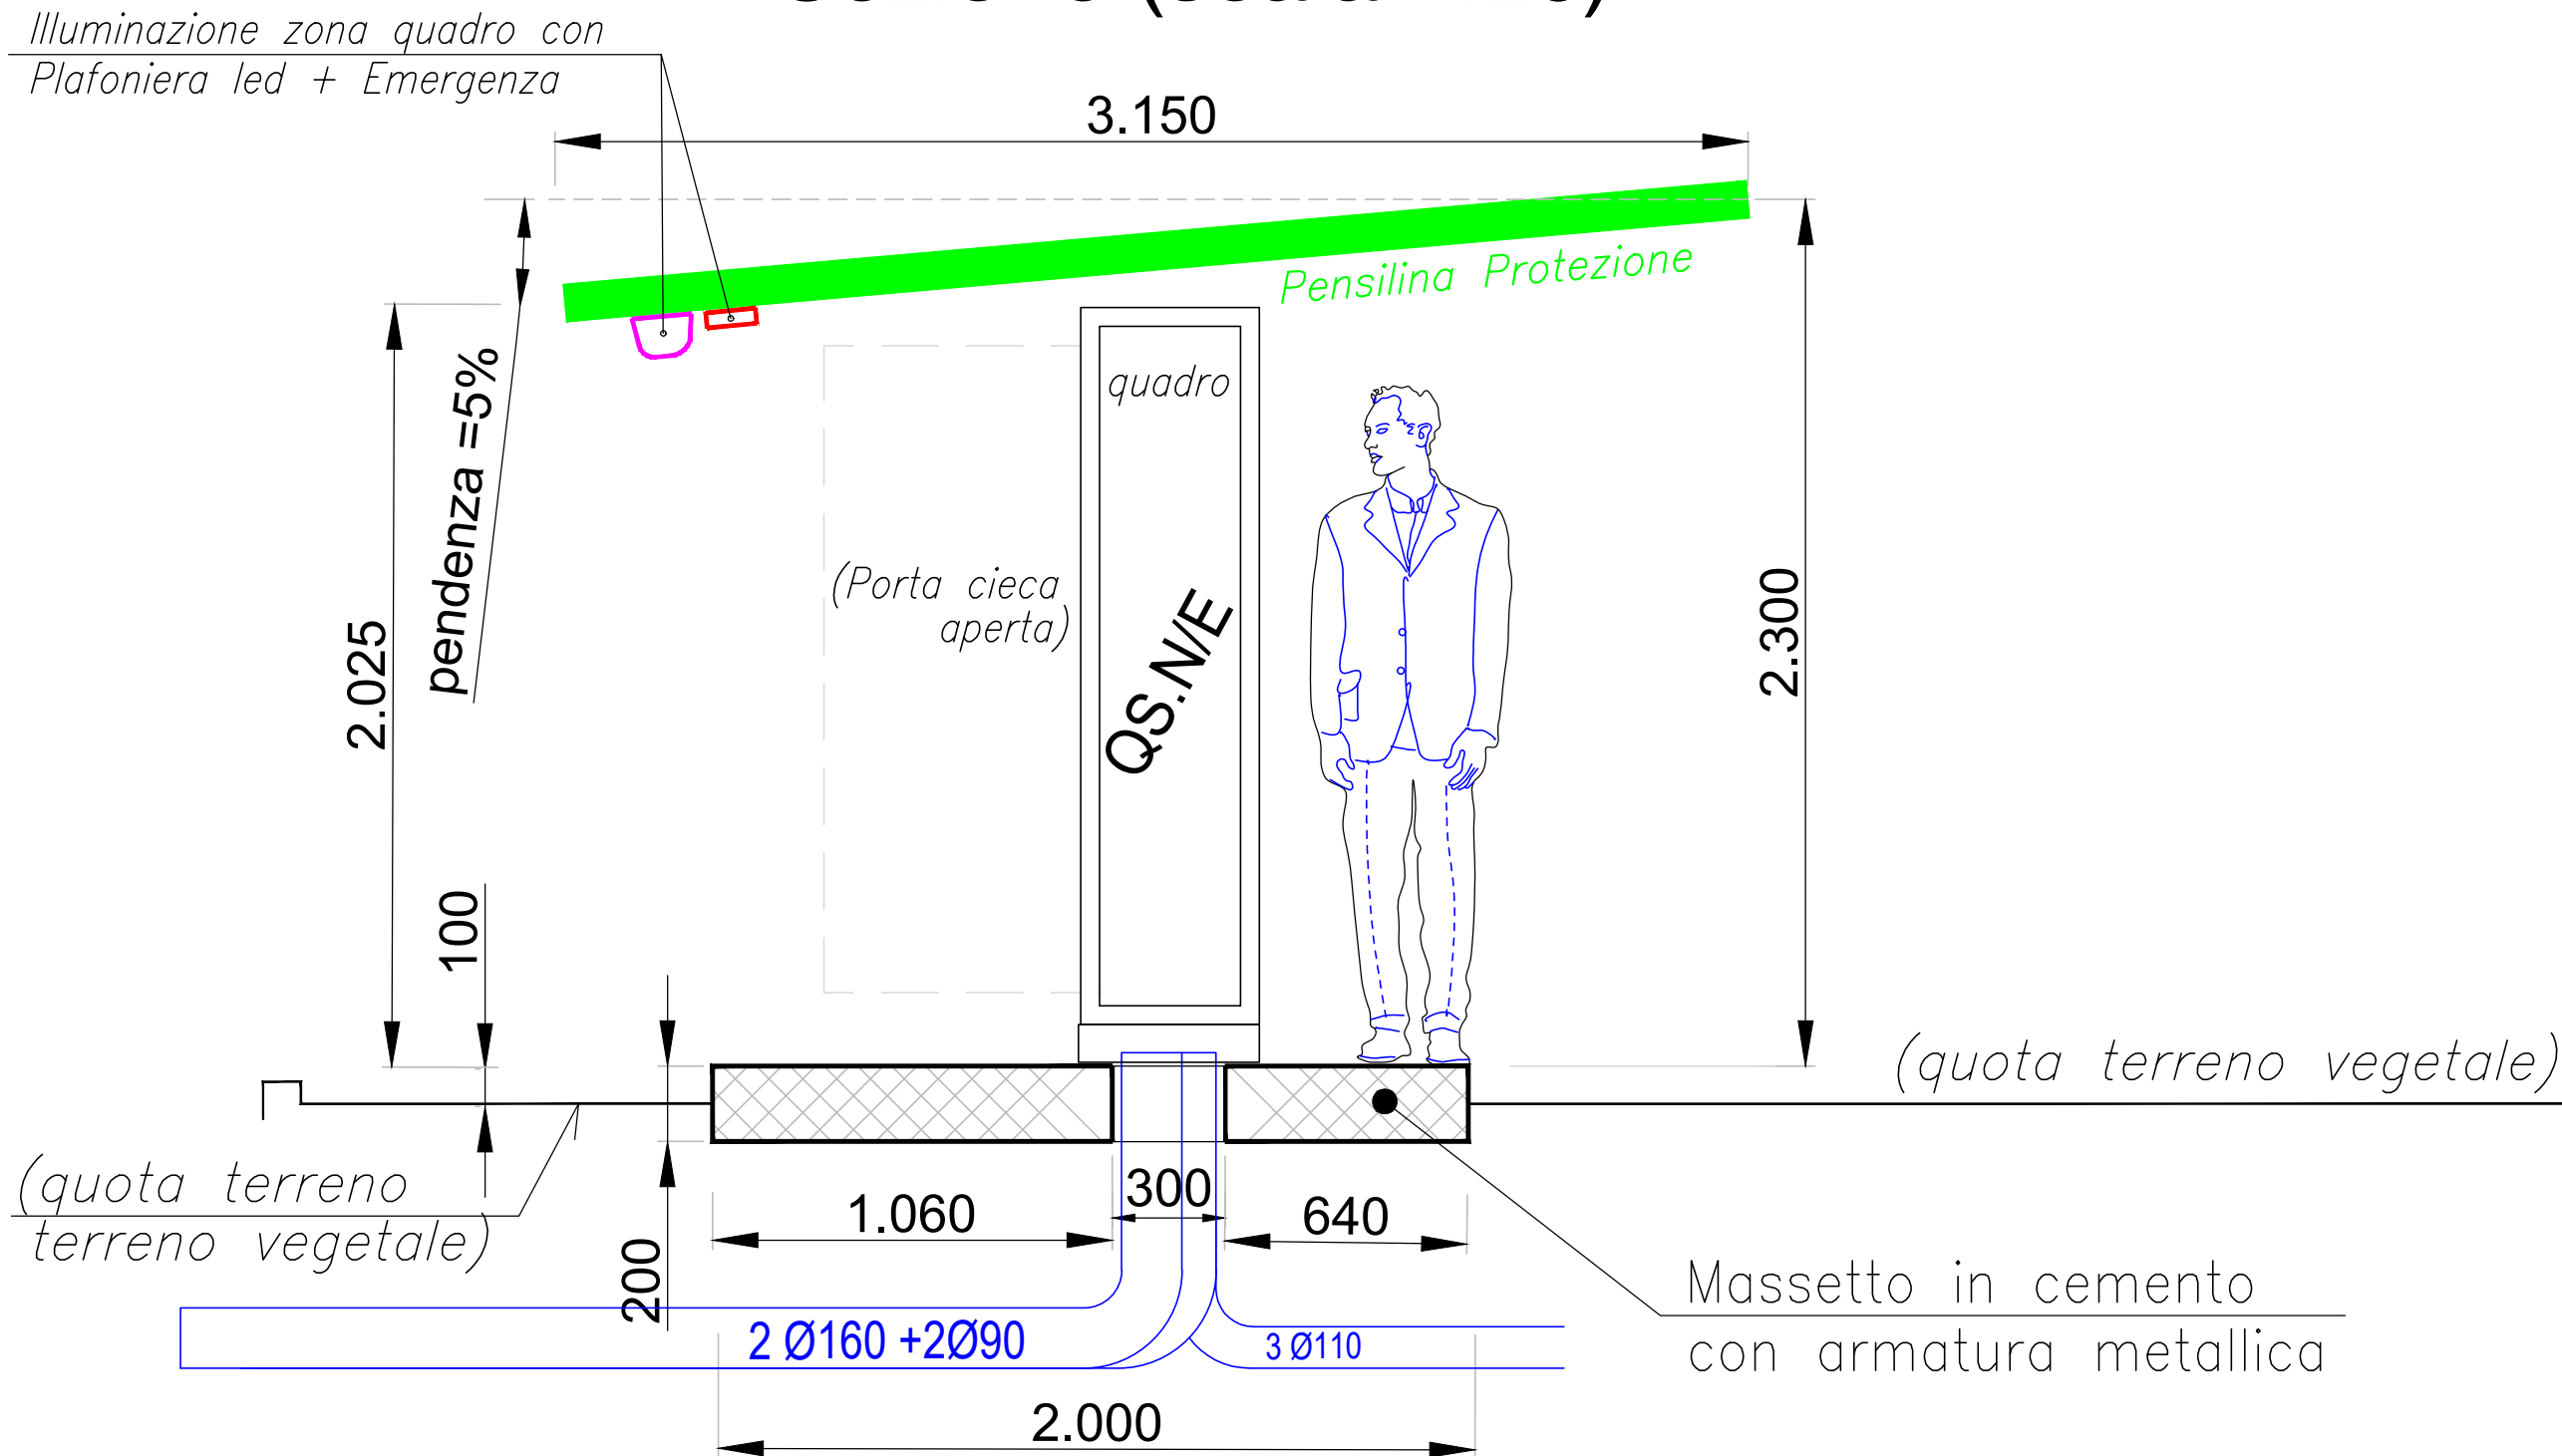

COSMARI SRL TOLENTINO (MC)		24/2	1:20	Gen. 2024	REV : REV :	FOGLIO _ Cosmari 23_FV pensiline Uff. FILE :	PROGETTISTA :  <b>Studio IN.TEC.</b> di ROSETTI ELISEO, ANTONIO e TURANO PAOLO - Periti Ind.li  VIA FOSCOLO, 15 63066 GROTTAMMARE (AP) TELEF. & FAX 0735.588212 E-mail : rosetti@studiointec.it
COMMITTENTE :  IMPIANTO ELETTRICO A SERVIZIO DEL NUOVO PIAZZALE lato NORD/EST stabilimento COSMARI		TAVOLA :  DISEGNO :	SCALA :  PARTICOLARE Piazzola Supporto QUADRO QS.N/E con pensilina protezione	DATA :  			